


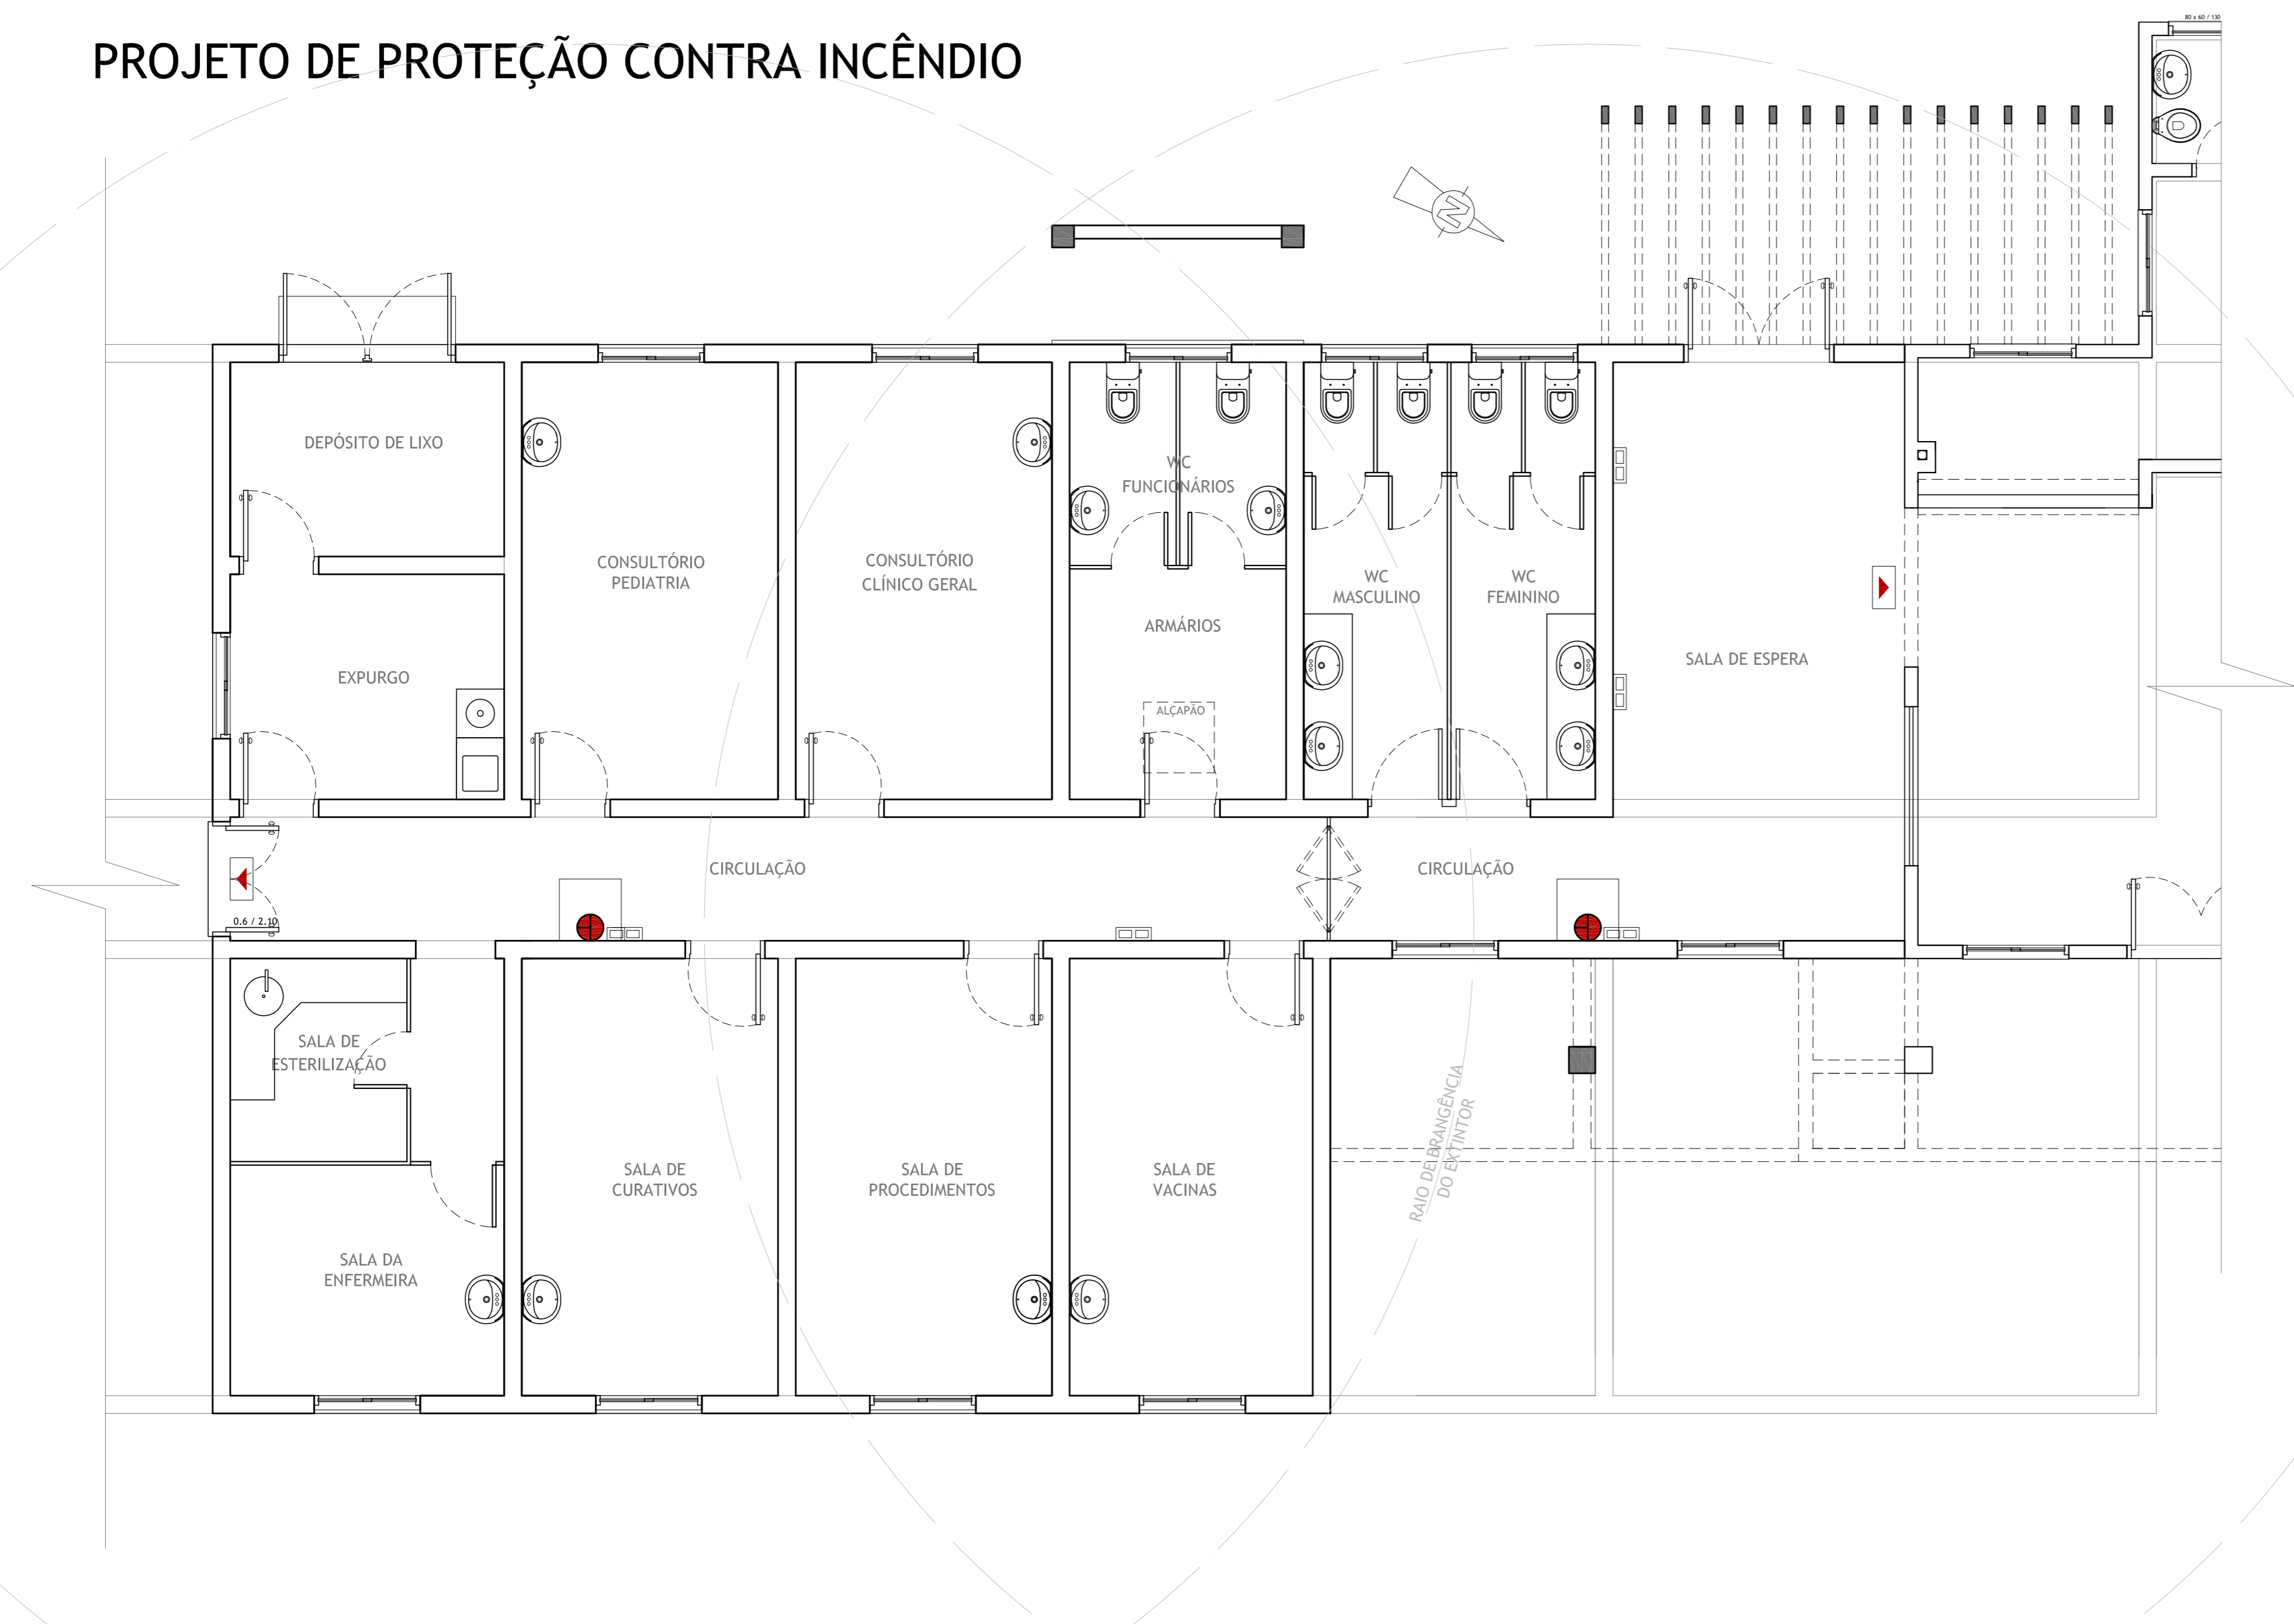


PROJETO DE PROTEÇÃO CONTRA INCÊNDIO



LEGENDA

-  EXTINTOR DE PÓ QUÍMICO ABC 6KG - RAI0=10M
-  ILUMINAÇÃO DE EMERGÊNCIA 2X8W
-  PLACA INDICATIVA DE SAÍDA DE EMERGÊNCIA/ ROTA DE FUGA. ACIMA DO VÃO DA PORTA

| | | |
|---|---|---|
|  Prefeitura Municipal de Pedro Osório - RS Secretaria Municipal de Planejamento, Desenvolvimento Econômico e Projetos <small>Praça dos Ferroviantos s/nº Centro, Pedro Osório/RS - CEP 96.360-000 Fones: 53 3255 1299 - Fax 53 32551406 E-mail:gabineteppmpo@gmail.com</small> | |  |
| PROJETO/ RECURSO: | CONSTRUÇÃO DE UNIDADE BÁSICA DE SAÚDE MINISTÉRIO DA SAÚDE / FUNDO NACIONAL DA SAÚDE | |
| LOCAL: | BAIRRO BRASÍLIA - PEDRO OSÓRIO | |
| TIPO DE PROJETO: | PLANTA BAIXA - PROJETO DE PROTEÇÃO CONTRA INCÊNDIO | |
| COORDENADORA: | ARQ. MIRIAM R. QUEVEDO - CREA RS 140904 | |
| EQUIPE DE PROJETO: | ARQ. MILTON MARCOLIN - CREA RS 82906 ARQ. VINÍCIUS FERNANDES - CREA RS 156311 ARQ. ALINE RICARDI - CREA RS 153520 | |
| ÁREA: 198,30 m² | ESCALA: 1:50 | DATA: 05/2012 |
| | | DES: Aline Ricardi / Vinícius Fernandes |

10