

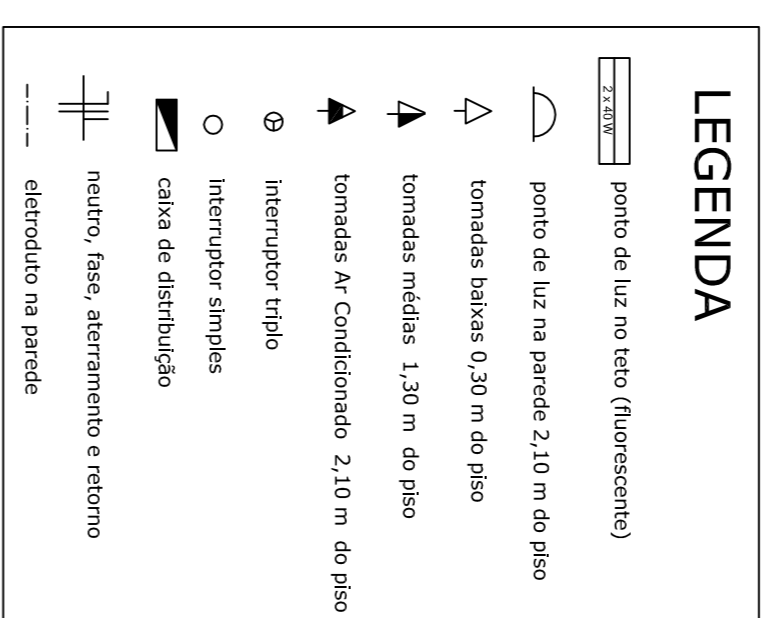


Planta Baixa Térreo

ESCALA : 1:50

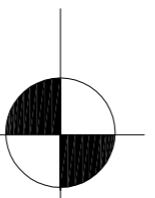



QRC.	Luzes 60 W	Luzes 100 W	Tomada 100 W	Tomada Ar Condicionado 100 W	Tomada 100 W	Potência	Bicla	Proteção
1	-	-	18	5	-	1340	2,5	20A
2	-	-	-	-	1	1200	2,5	20A
3	-	-	-	-	-	1700	4,0	25A

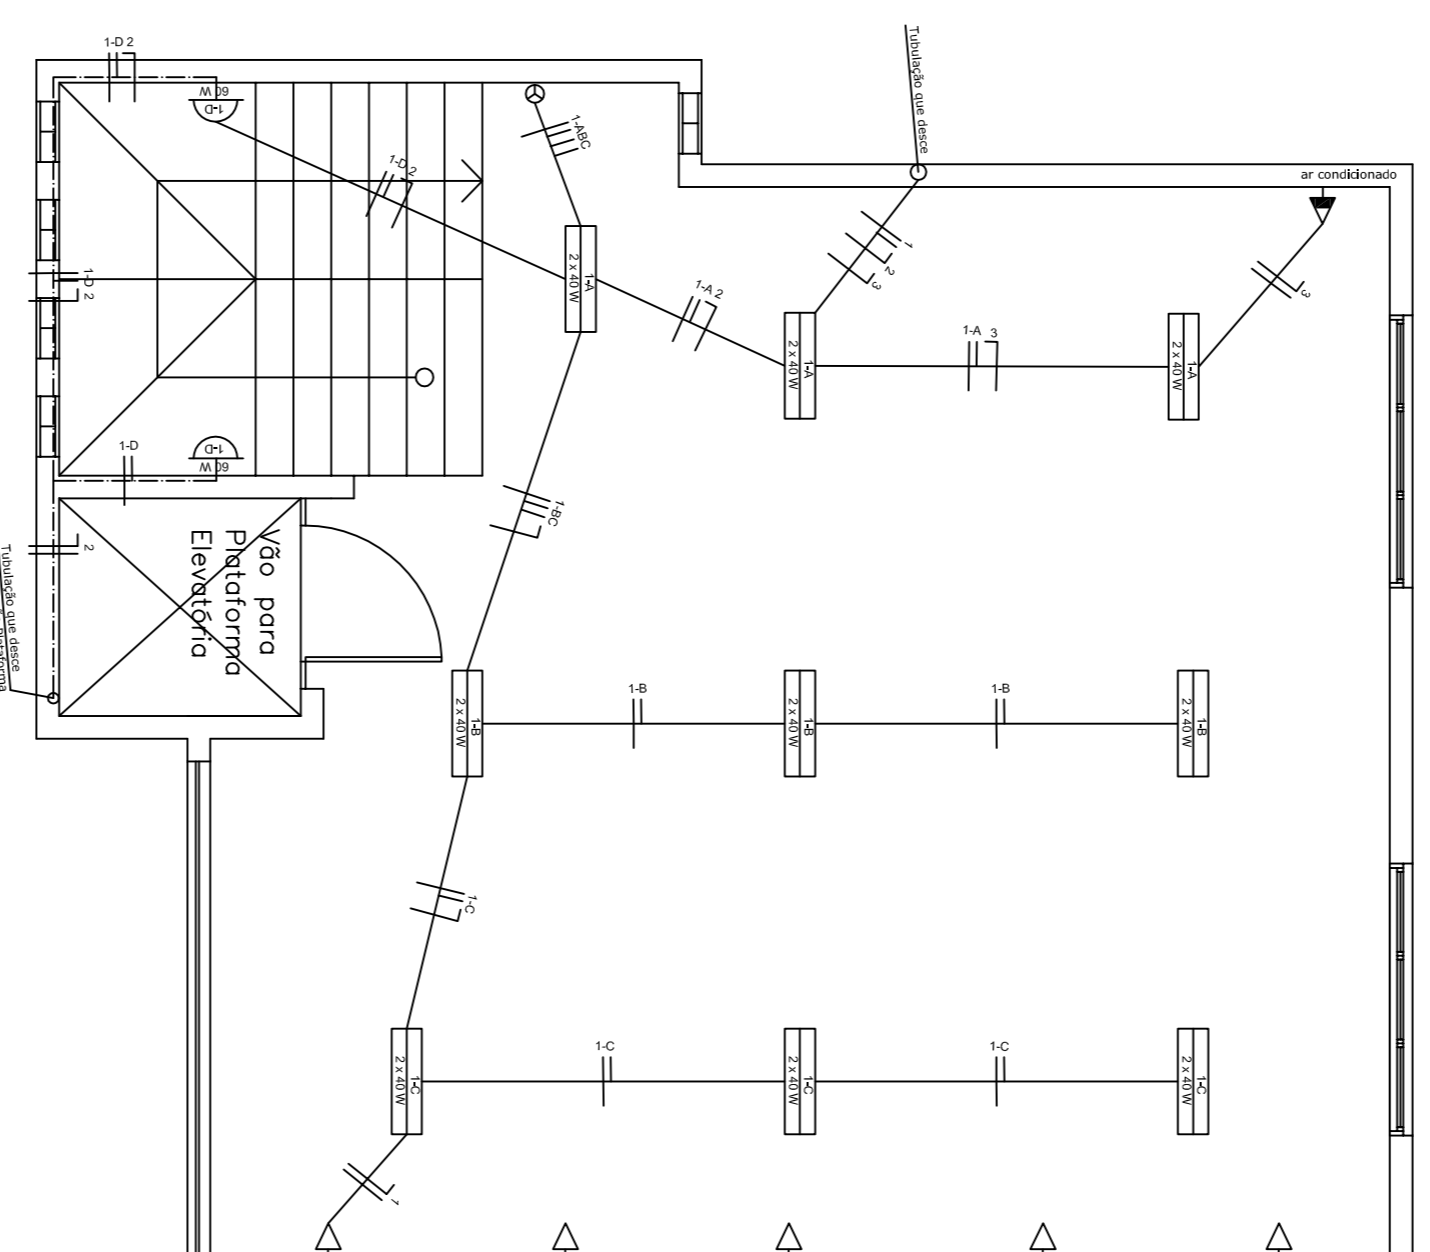

Planta Baixa 2º Pav.

ESCALA : 1:50

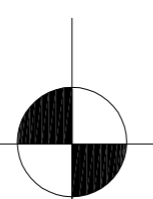

 <p>Prefeitura Municipal de Pedro Osório/RS Secretaria Municipal de Coordenação e Planejamento</p> <p>Prça dos Ferrovilões s/nº Centro, Pedro Osório/RS - CEP 96360-000 Fone: 53 3255-1299 - Fax: 53 3255-1406 E-mail: gab@heliponto@gmail.com</p>				<p>REF.:</p> <h1 style="font-size: 48px; margin: 0;">06</h1>
<p>NOME DO PROJETO: ACRÉSCIMO POSTO DE SAÚDE DR. GUILHERME NAVARRO</p>				
<p>LOCAL: BAIRRO SANTA TEREZA - PEDRO OSÓRIO</p>				
<p>TIPO DE PROJETO: PROJETO ELÉTRICO</p>				
<p>CARACTERÍSTICAS: PLANTAS BAIXAS</p>				
<p>SECRETARIA: ARQ. MIRIAM GONÇALVES - CAU RS A56282-3</p>				
<p>EQUIPE DE PROJETO: ARQ. MILTON MARCOLIN-CAU RS A21132-0</p>				
<p>RESP. TÉCNICO: ARQ. MARCIO POERSCH - CAU RS A80622-6</p>				
ÁREA:	80,75 m ²	ESCALA:	1/50	
DATA:	12/2014	DES.:	Marcio Poersch	