



PLANTA BAIXA - EXISTENTE COTADA AVENIDA TIRADENTES

ESQ. 1/500

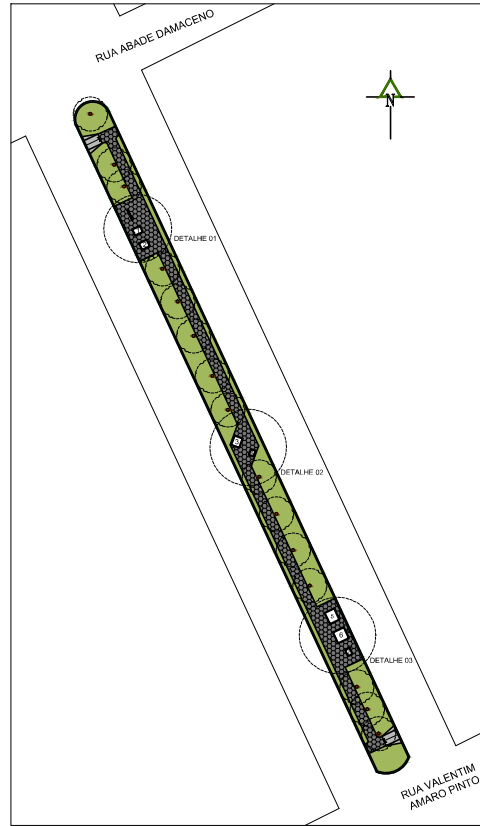

PLANTA BAIXA - ACADEMIA DE RUA AVENIDA TIRADENTES

ESQ. 1/500

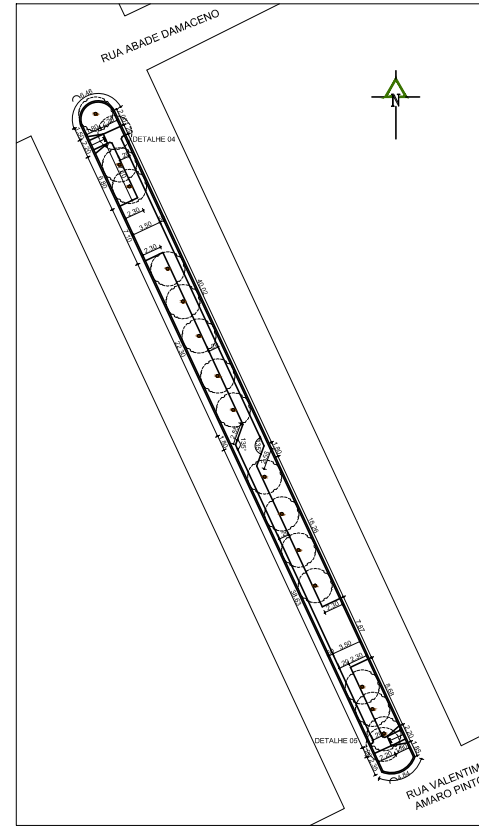

PLANTA BAIXA - ACADEMIA DE RUA COTADA AVENIDA TIRADENTES

ESQ. 1/500

LEGENDA EQUIPAMENTOS ACADEMIA DE RUA			
Imagem	Tipo	Características	Dimensões (C x L x H)
	Placa Orientativa	Placa orientativa sobre os exercícios	1,30m x 0,95m x 2,10m
	Simulador de caminhada individual	Trabalha os músculos da perna	0,80m x 1,00m x 1,50m
	Cadeira puxada de pernas individual	Trabalha os músculos da perna	0,80m x 1,00m x 1,50m
	Valete de Membros Superiores e Membros Inferiores	Fortalece os membros superiores e inferiores	1,10m x 1,20m x 1,50m
	Prancha de fortalecimento local - surf	Trabalha os músculos do torso e do quadril	0,60m x 0,70m x 1,20m
	Aparelho de pulso especial	Trabalha os músculos do pulso e dos braços	1,40m x 1,20m x 1,50m
	Alongador três alturas	Trabalha os músculos do braço	1,40m x 1,40m x 2,95m
	Simulador de remo individual	Trabalha os músculos do corpo	0,80m x 0,60m x 1,50m


Obs: Todos os imagens são meramente ilustrativas.

LEGENDA EXISTENTE		
Representação Gráfica	Tipo	Características
	Vegetação existente	Manter
	Vegetação existente	Manter
	Vegetação existente	Remover
	Posto de Rede Elétrica	Existente
	Fôrçação com Graxa	Existente
	Meio-fio	Existente/Revisado
	Meio-fio	Remover

Obs: Todas as imagens são meramente ilustrativas.


LEGENDA PROJETADO		
Representação Gráfica	Tipo	Características
	Muro-fio de Concreto	Proposto
	Muro Soterrado de Concreto	Proposto
	Rampa de Acessibilidade	Proposto
	Linha de Cabeleleira	Limite Social na Dupla de 30m com faixas

Obs: Todas as imagens são meramente ilustrativas.

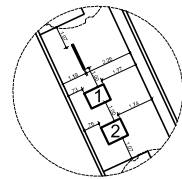


DETALHE 01

ESQ. 1/100

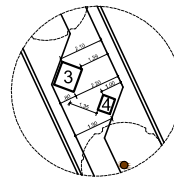


DETALHE 02

ESQ. 1/100

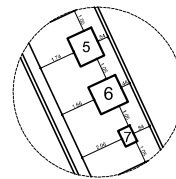


DETALHE 03

ESQ. 1/100

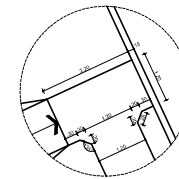

DETALHE 04

ESQ. 1/100

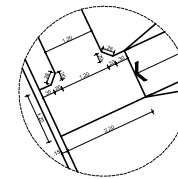

DETALHE 05

ESQ. 1/100


Prefeitura Municipal de Pedro Osório/RS
 Secretaria Municipal de Coordenação e Planejamento
 Praça dos Ferrovias nº 17 Centro, Pedro Osório/RS - CEP 95000-000
 Fone: 51 3254-1291 - Fax: 51 3254-1038
 E-mail: @prefmunicipalpedroosorio.rs.gov.br

RECURSO: MINISTÉRIO DA SAÚDE E PREFEITURA MUNICIPAL
 LOCAL: AV. TIRADENTES, BARRIO JARDIM DOS PAMPAS

TIPO DE PROJETO: ACADEMIA AO AR LIVRE
 CARACTERÍSTICAS: PLANTAS BAIXAS AVENIDA TIRADENTES
 SECRETARIA: ARQ. MIRIAM R. GONÇALVES - CAU RS A56282-3
 RESPONSÁVEL TEC: ARQ. MILTON MARCOLIN - CAU RS A21132-0
 EQUIPE DE PROJETO: ARQ. ANDERSON P. AIRES - CAU RS A101162-6
 ARQ. DIESCO LOPES - CAU RS 156501-0

ÁREA: 562,07m² ESCALA: 1/250 DATA: 10/2015 DESENHO: Anderson Pires Aires

04