




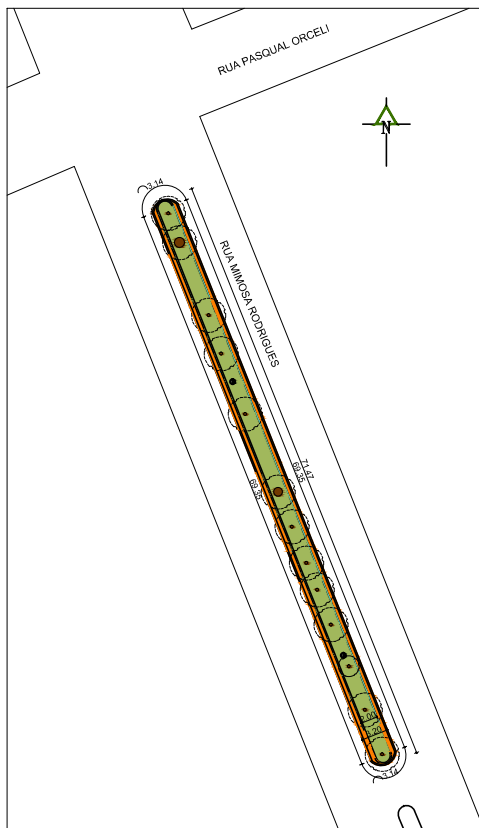

PLANTA BAIXA - EXISTENTE COTADA
RUA MIMOSA RODRIGUES TRECHO 01

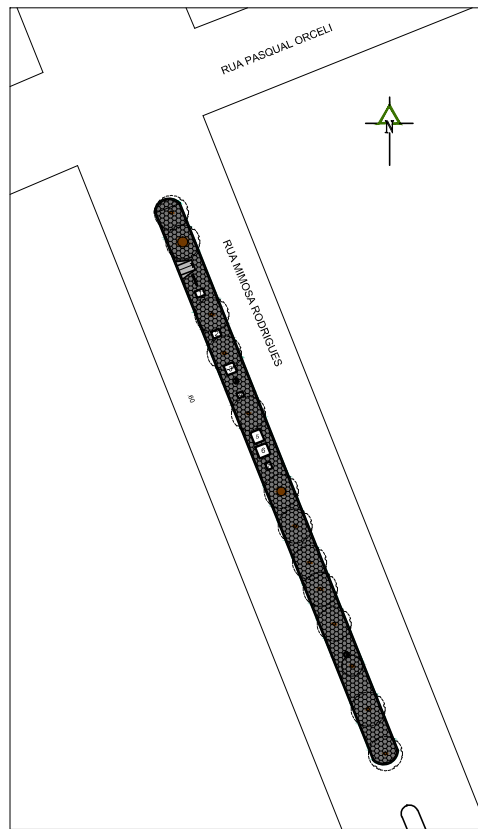

PLANTA BAIXA - ACADEMIA DE RUA
RUA MIMOSA RODRIGUES TRECHO 01

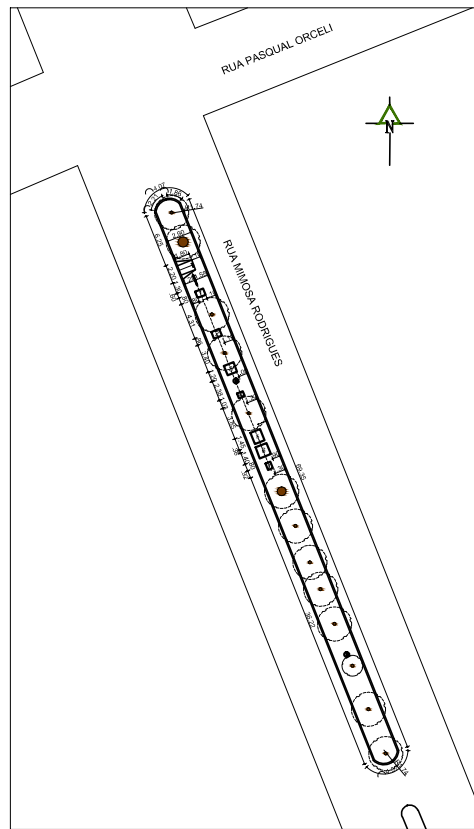

PLANTA BAIXA - ACADEMIA DE RUA COTADA
RUA MIMOSA RODRIGUES TRECHO 01

LEGENDA EQUIPAMENTOS ACADEMIA DE RUA			
Imagem	Tipo	Características	Dimensões (C x L x H)
	Placa Orientadora	Placa orientadora sobre os exercícios	1,30m x 0,25m x 2,10m
	Simulador de caminhada individual	Trabalha os músculos das pernas	0,80m x 1,00m x 1,50m
	Cadinho prático de pernas individual	Trabalha os músculos das pernas	0,80m x 1,00m x 1,50m
	Volante mecânico Vertical Duplo Frontal	Fortalece os músculos Superiores e Antebraçiais dos Ombros	1,10m x 1,20m x 1,50m
	Prancha de reforço lateral social - surf	Trabalha os músculos do tronco e do quadril	0,60m x 0,70m x 1,20m
	Aparelho de estiramento especial	Trabalha os músculos do peito e dos braços	1,40m x 1,20m x 1,50m
	Alongador três alturas	Trabalha os músculos dos braços	1,40m x 1,40m x 2,90m
	Simulador de vólei individual	Trabalha os músculos das costas	0,80m x 0,60m x 1,50m

Obs: Todas as imagens são meramente ilustrativas.

LEGENDA EXISTENTE		
Representação Gráfica	Tipo	Características
	Vegetação existente	Existente
	Vegetação existente	Existente
	Vegetação existente	Existente
	Poste de Rede Elétrica	Existente
	Faixa de Corrimão	Existente
	Meio-fio	Existente/Reconstruído
	Meio-fio	Reconstruído

Obs: Todas as imagens são meramente ilustrativas.

LEGENDA PROJETADO		
Representação Gráfica	Tipo	Características
	Meio-fio de Concreto	Projetado
	Área a ser Ampliada	Projetado
	Área Existente	Existente
	Bloco de Concreto	Projetado
	Rampa de Acessibilidade	Projetado
	Linha de Cota Seletiva	Linhas Seletivas Duplas de 30% com Meios-fios

Obs: Todas as imagens são meramente ilustrativas.

		Prefeitura Municipal de Pedro Osório/RS Secretaria Municipal de Coordenação e Planejamento	
Projeto dos Fornos de Rua nº 01 - Centro, Pedro Osório/RS - CEP 95000-000 Fone: 51 3255-1295 - Fax: 51 3255-1408 Email: planejamento@pedroosorio.rs.gov.br			
RECURSO: MINISTÉRIO DA SAÚDE E PREFEITURA MUNICIPAL	LOCAL: R. MIMOSA RODRIGUES, BARRIO SANTA TERESA, TRECHO 01	REF:	
TIPO DE PROJETO: ACADEMIA AO AR LIVRE	CHARACTERÍSTICAS: P. BAIXAS R. MIMOSA RODRIGUES TRECHO 01	02	
SECRETARIA: ARO. MIRIAM R. GONÇALVES - CAU RS A56282-3	RESPONSÁVEL TEC: ARO. MILTON MARCOLIN - CAU RS A21132-0		
EQUIPE DE PROJETO: ARO. ANDERSON P. AIRES - CAU RS A101162-6	ARO. DIEGO LOPES - CAU RS 156501-0		
ÁREA: 562,07m²	ESCALA: 1/250	DATA: 10/2015	DESENHO: Anderson Pires Aires